




MX
Nová pojist.
skříň

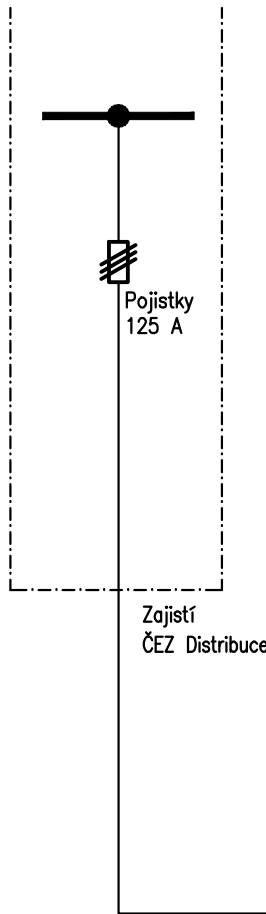


RE
Elektroměrový
rozváděč – 1.NP

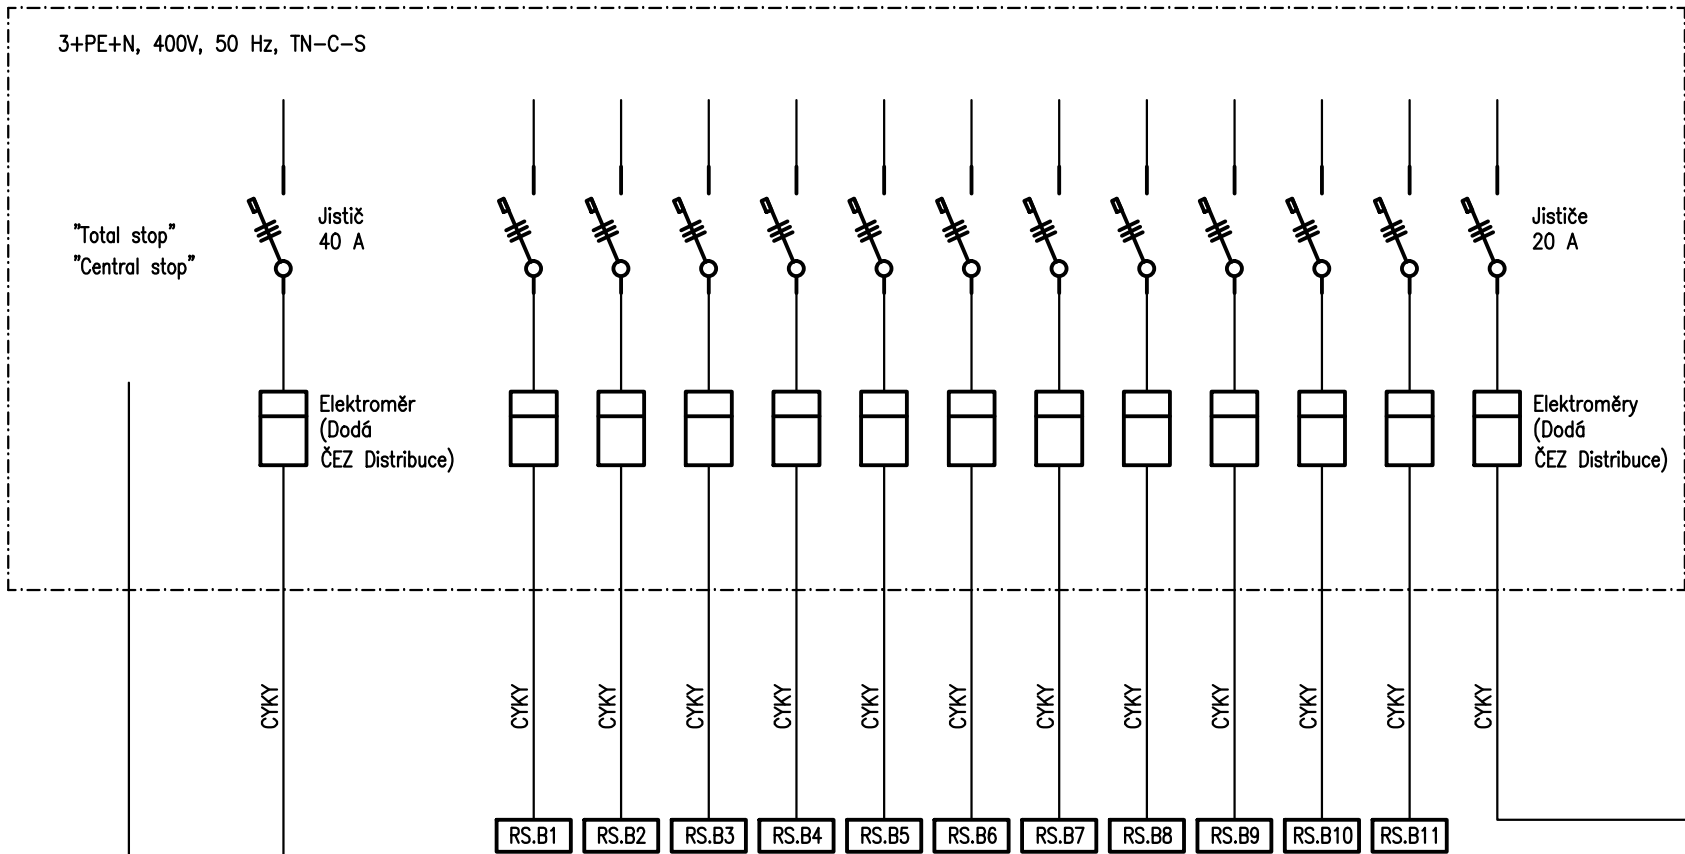


RS.B12
Bytový rozváděč
byt č.12

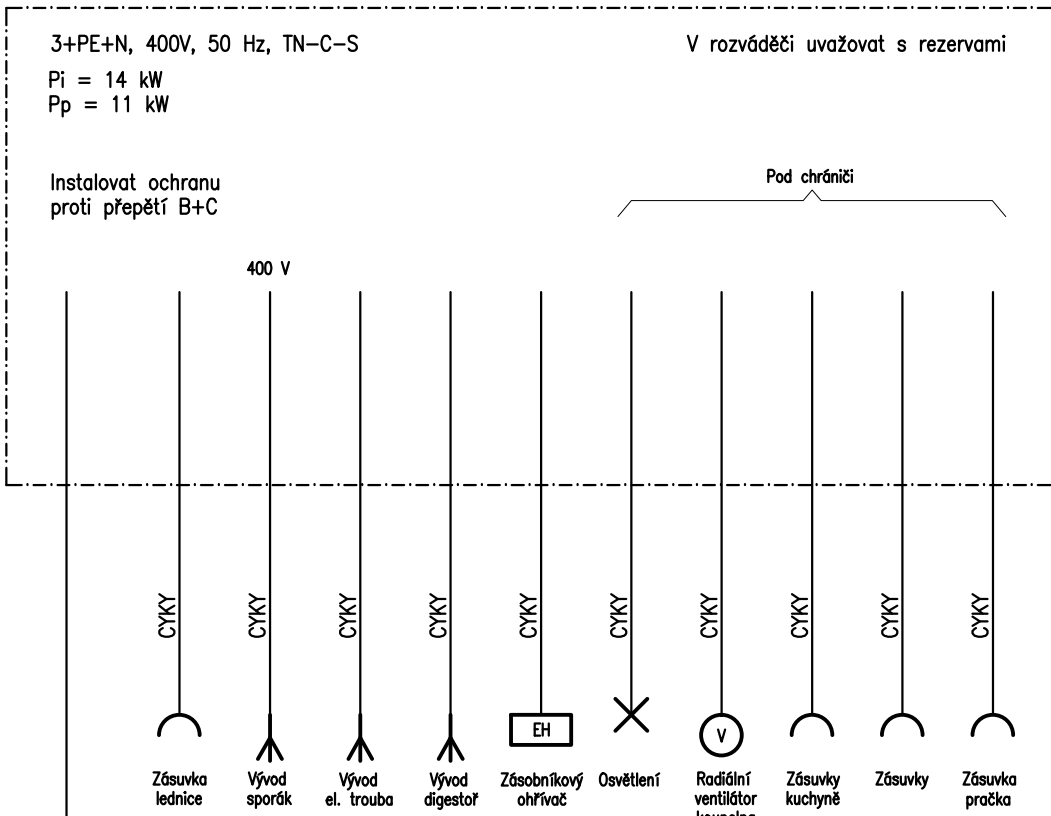

RS.SP1
Nový rozváděč – 1.NP
Společná spotřeba

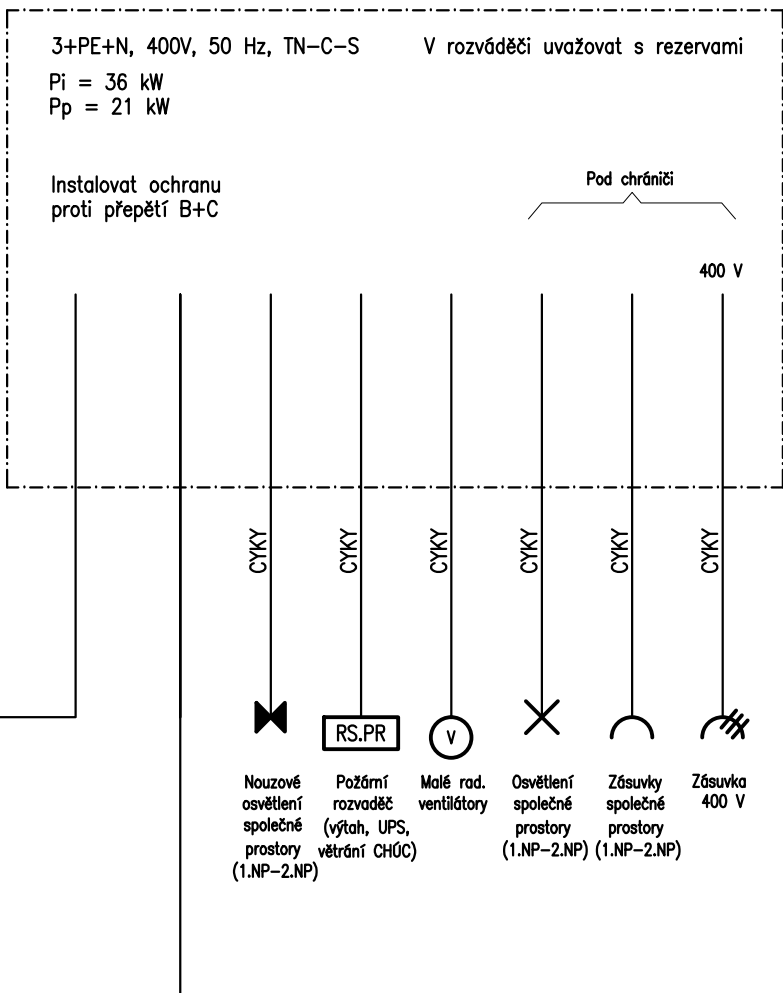

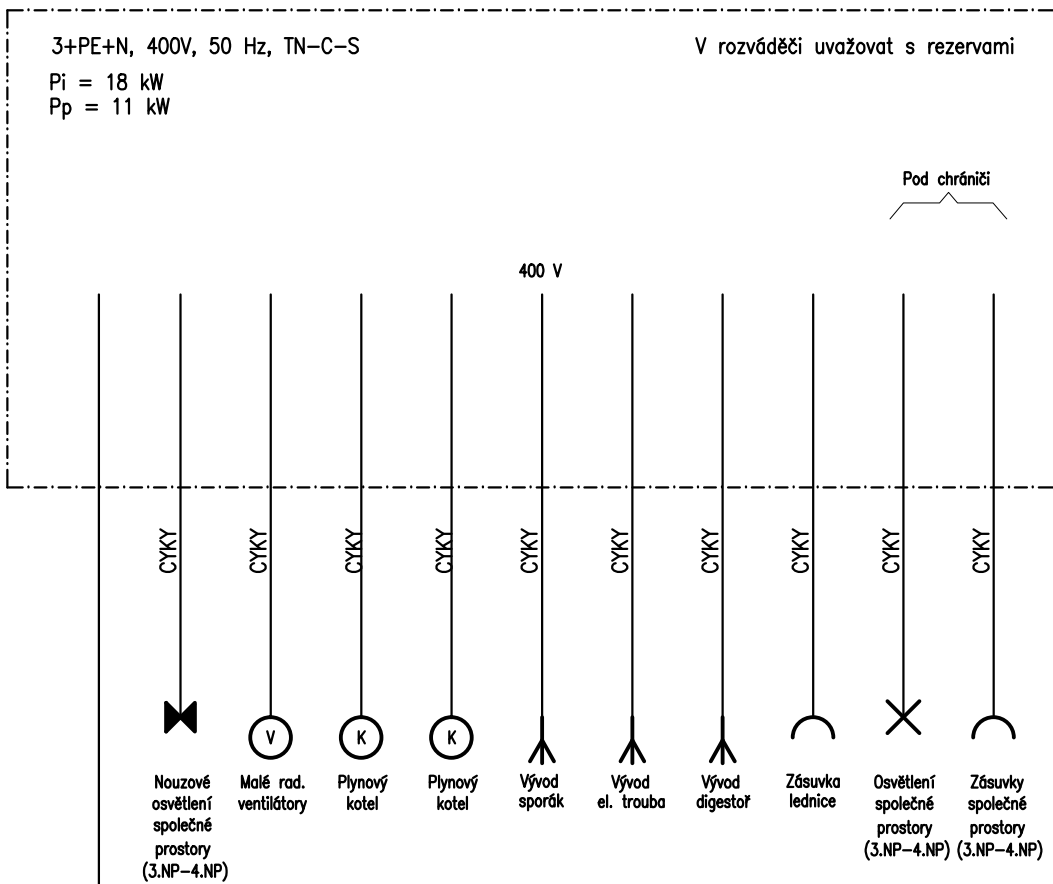

RS.SP4
Nový rozváděč – 4.NP
Společná spotřeba



Poznámka:

- Všechny bytové rozváděče (RS.B1 – RS.B12) jsou totožné.

 <div>• PROJEKCE • ENGINEERING • REALIZACE STAVEB</div>		
266 01 Beroun 2, V Hliních 1548 +42 311 740 111 www.spektra-beroun.cz spektra@spektra-beroun.cz		
Odběratel	Město Králův Dvůr, Náměstí Míru 139, 267 01 Králův Dvůr	
Zakázka	NOVOSTAVBA BYTOVÉHO DOMU	
Stupeň	Dokumentace pro vydání společného povolení	Datum 09/2019 Z.č. 4530-05-026/19
Objekt	D. DOKUMENTACE STAVEBNÍCH OBJEKTŮ	Jednatel společnosti Ing. Martin Dejdár
Část	D.1.4.4 TPS – Elektroinstalce	Hlavní inženýr projektu Ing. Jiří Potera
Díl		Projektant Ing. Boris Šebesta
Název výkresu Blokové schéma napájení	Formát 4 A4	Číslo výkresu D.1.4.4.10
	Měřítko 1:50	
Soubor : 		Datum vykreslení : 