


PŮDORYS PŘÍZEMÍ - 1.NP /VÝŘEZ/

M 1:50

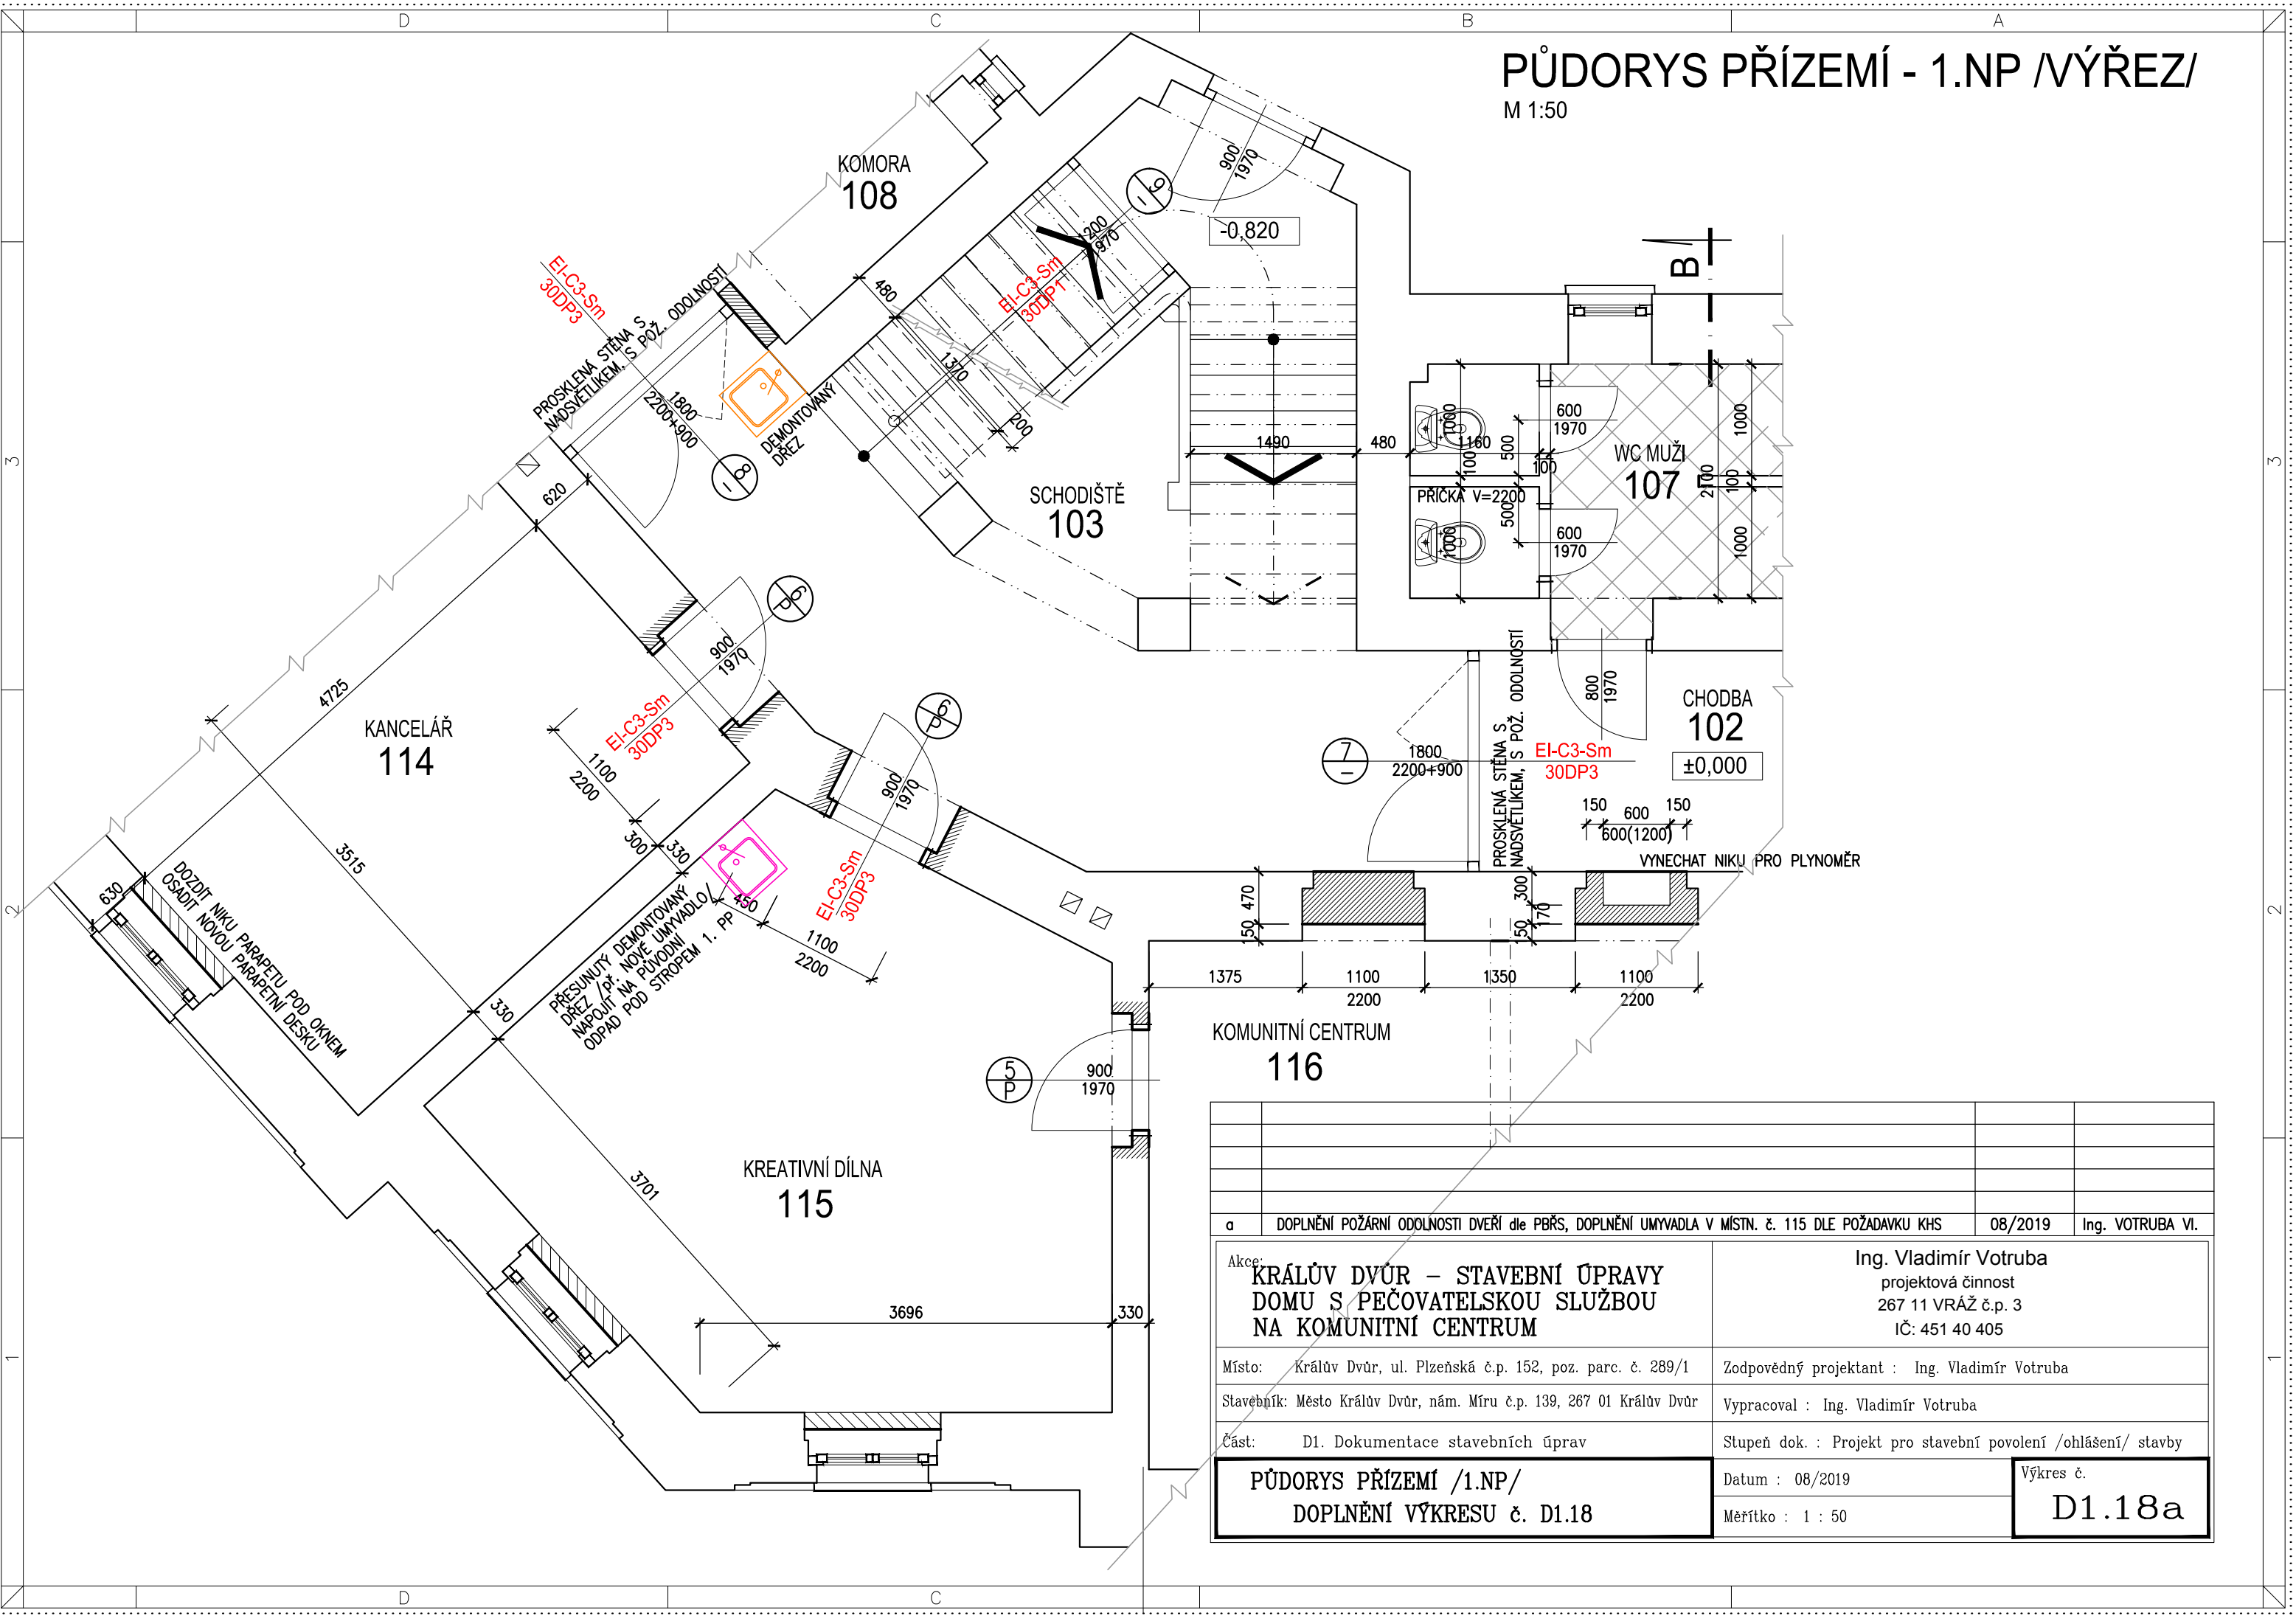

a		DOPLNĚNÍ POŽÁRNÍ ODOLNOSTI DVEŘÍ dle PBRS, DOPLNĚNÍ UMYVADLA V MÍSTN. č. 115 DLE POŽADAVKU KHS	08/2019
			Ing. VOTRUBA VI.
Akce:		Ing. Vladimír Votruba	
		projektová činnost	
		267 11 VRÁŽ č.p. 3	
		IČ: 451 40 405	
Místo:		Zodpovědný projektant : Ing. Vladimír Votruba	
Stavebník:		Vypracoval : Ing. Vladimír Votruba	
Část:		Stupeň dok. : Projekt pro stavební povolení /ohlášení/ stavby	
		Datum : 08/2019	Výkres č.
		Měřítko : 1 : 50	D1.18a